
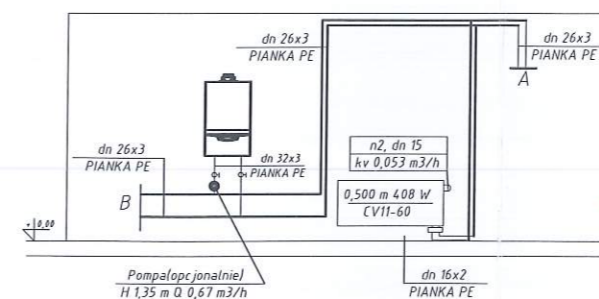
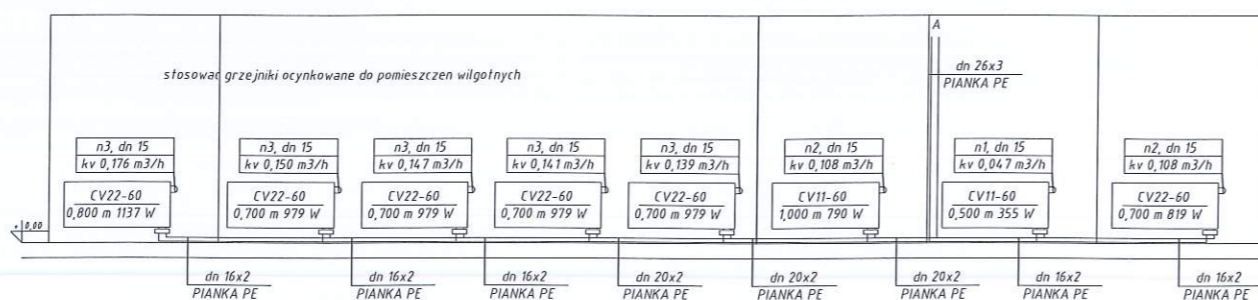


*Nie obiste zakres sem
wniosku o pozwolenie na budowę*

inż. HALINA LIS
39-102 Lubzina, Brzezówka 145
tel. 603-162-984 Upr. Bud. Nr S-177/94
w zakresie sieci i instalacji sanitarnych

Obiekt:	STACJA UZDATNIANIA WODY W OSTROWIE Działka nr ewid. 1360/11, Jedn. ewid.181502_2 OSTRÓW Obręb 0006 OSTRÓW	Data oprac. 2.2019
Temat:	Projekt instalacji centralnego ogrzewania oraz gazu w budynku SUW Ostrów	nr rys. 1
Tytuł rysunku:	RZUT PARTERU- instalacja c.o. - stan projekt	skala 1:100
Opracował:	inż. Szymon Krystek	
Projektował:	inż. Halina Lis, upr. Nr S-177/94	
Sprawdził:	Mgr inż. Jan Koń, upr. PDK0116/POOS/08	

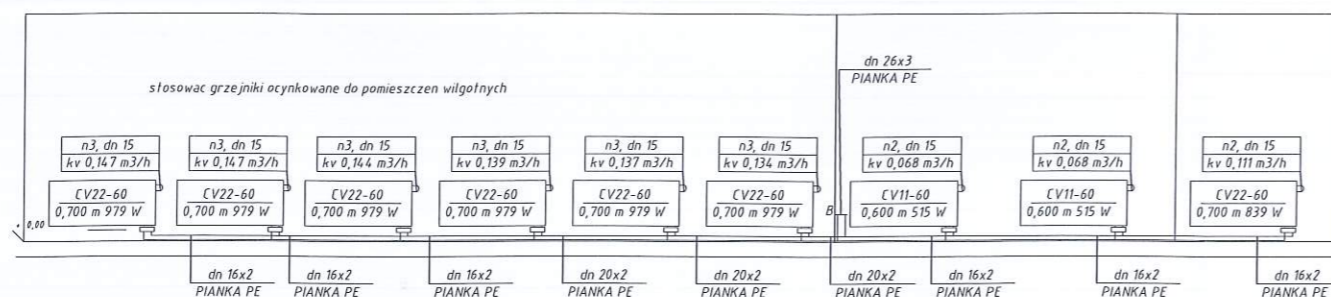

*Nie objęte zakresem
wniosku opozwolenie na budowę*

inż. HALINA LIS
39-102 Lubzina, Brzezówka 145
tel. 603-162-984 Upr. Bud. Nr S-177/94
w zakresie sieci i instalacji sanitarnych

Obiekt:	STACJA UZDATNIANIA WODY W OSTROWIE Działka nr ewid. 1360/11, Jedn. ewid.181502_2 OSTRÓW Obręb 0006 OSTRÓW	Data oprac. 2.2019
Temat:	Projekt instalacji centralnego ogrzewania oraz gazu w budynku SUW Ostrów	nr rys. 2
Tytuł rysunku:	ROZWINIĘCIE INSTALACJI	skala 1:100
Opracował:	inż. Szymon Krystek	
Projektował:	inż. Halina Lis, upr. Nr S-177/94	
Sprawił:	Mgr inż. Jan Koń, upr. PDK0116/POOS/08	